

**PROJETO DATA CENTER  
EDIFÍCIO SEDE CREA**

ENDEREÇO  
Rua São Luis, 77

ASSUNTO  
PLANTA BAIXA  
EXISTENTE

PROPRIETÁRIO  
CREA-RS


RESPONSÁVEL  
Arq. LEONNARDO TÓRGO

DATA  
01/08/2022

ESCALA  
1:50

**01**

- ① Nobreak 20 KVA
- ② Servidor Existente
- ③ Apoio ao Servidor (2 racks existentes)
- ④ Racks de apoio para equipamentos
- ⑤ Racks com Gavetas para equipamentos
- ⑥ Fechadura Eletrônica com Reconhecimento da Digital
- ⑦ Monitor de Temperatura e Umidade Relativa externo
- ⑧ Porta Corta-Fogo Metálica de abrir 90x210 cm ABNT NBR 11742
- ⑨ Ar Condicionado SPLIT INVERTER 24.000 BTUs

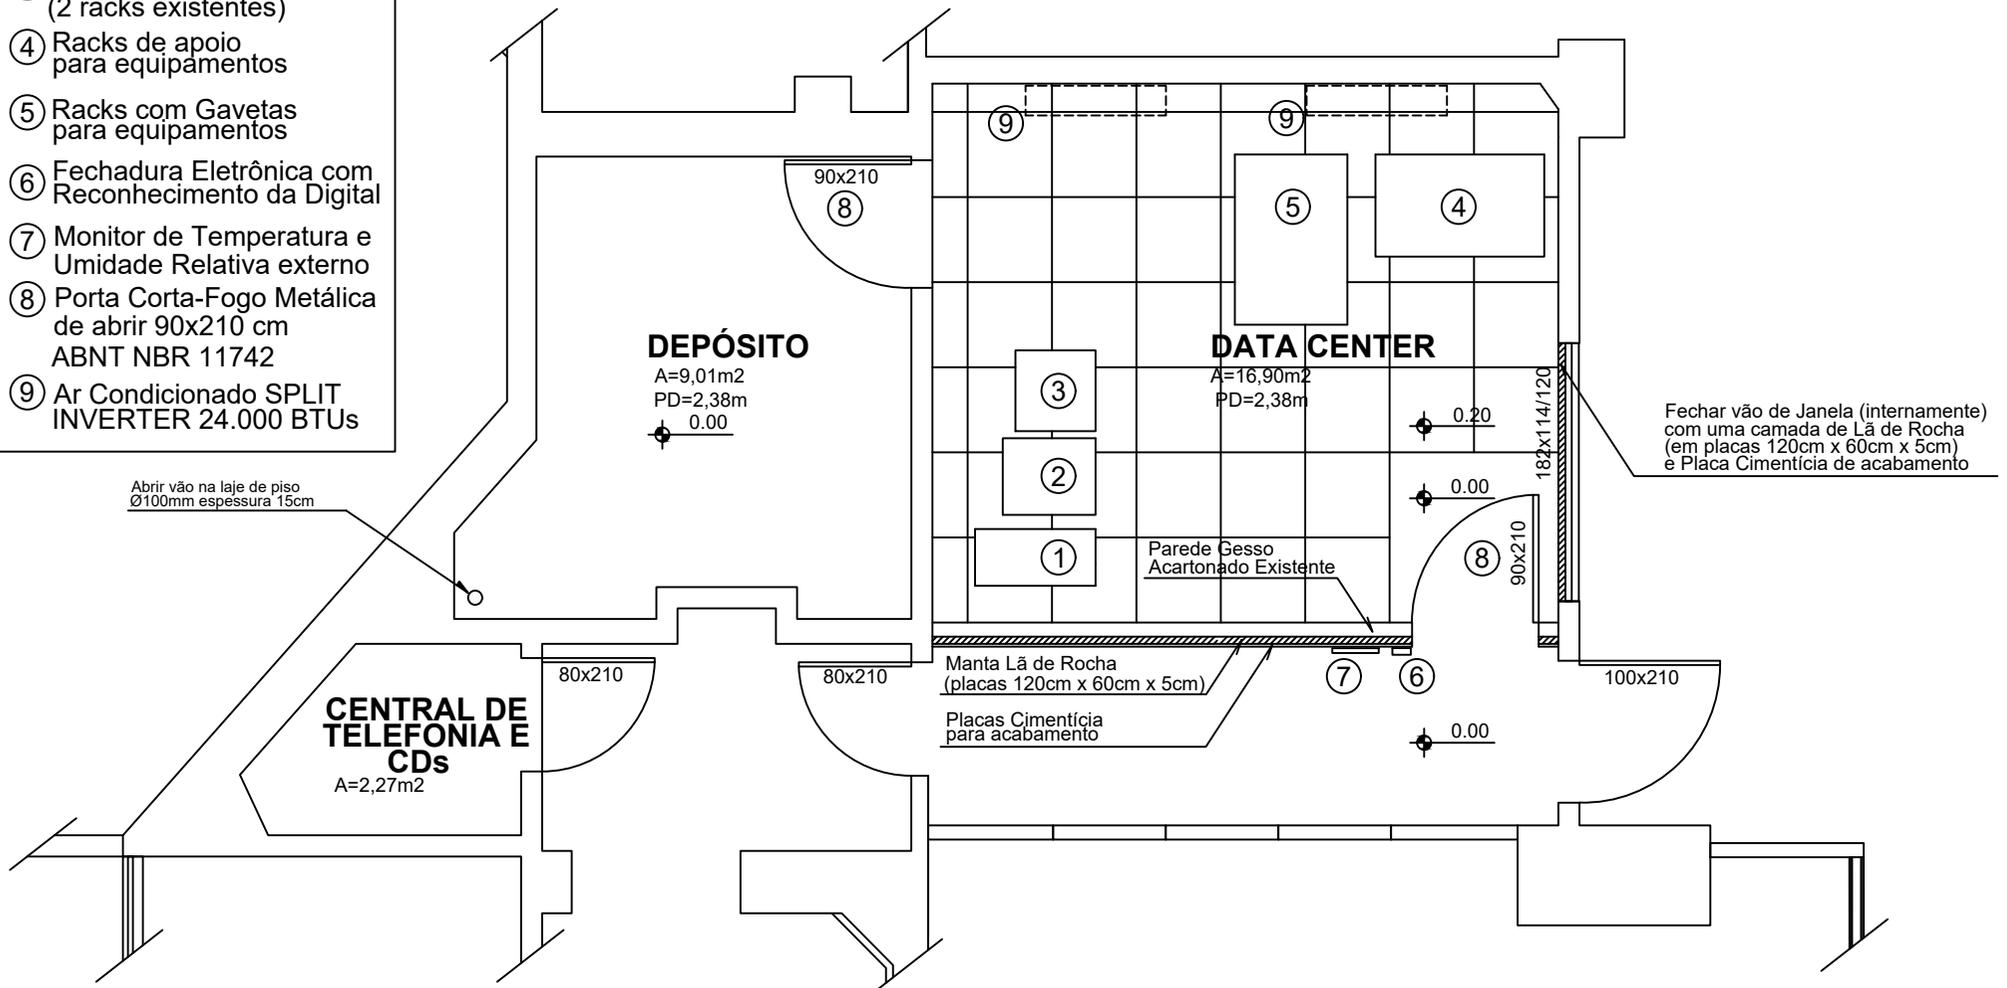

**PROJETO DATA CENTER  
EDIFÍCIO SEDE CREA**

ENDEREÇO ASSUNTO  
Rua São Luis, 77 LAY-OUT

PROPRIETÁRIO  
CREA-RS

RESPONSÁVEL  
Arq. LEONNARDO TÓRGO

DATA ESCALA  
01/08/2022 1:50

**02**