


BANHEIROS
PLANTA BAIXA
Escala 1:25

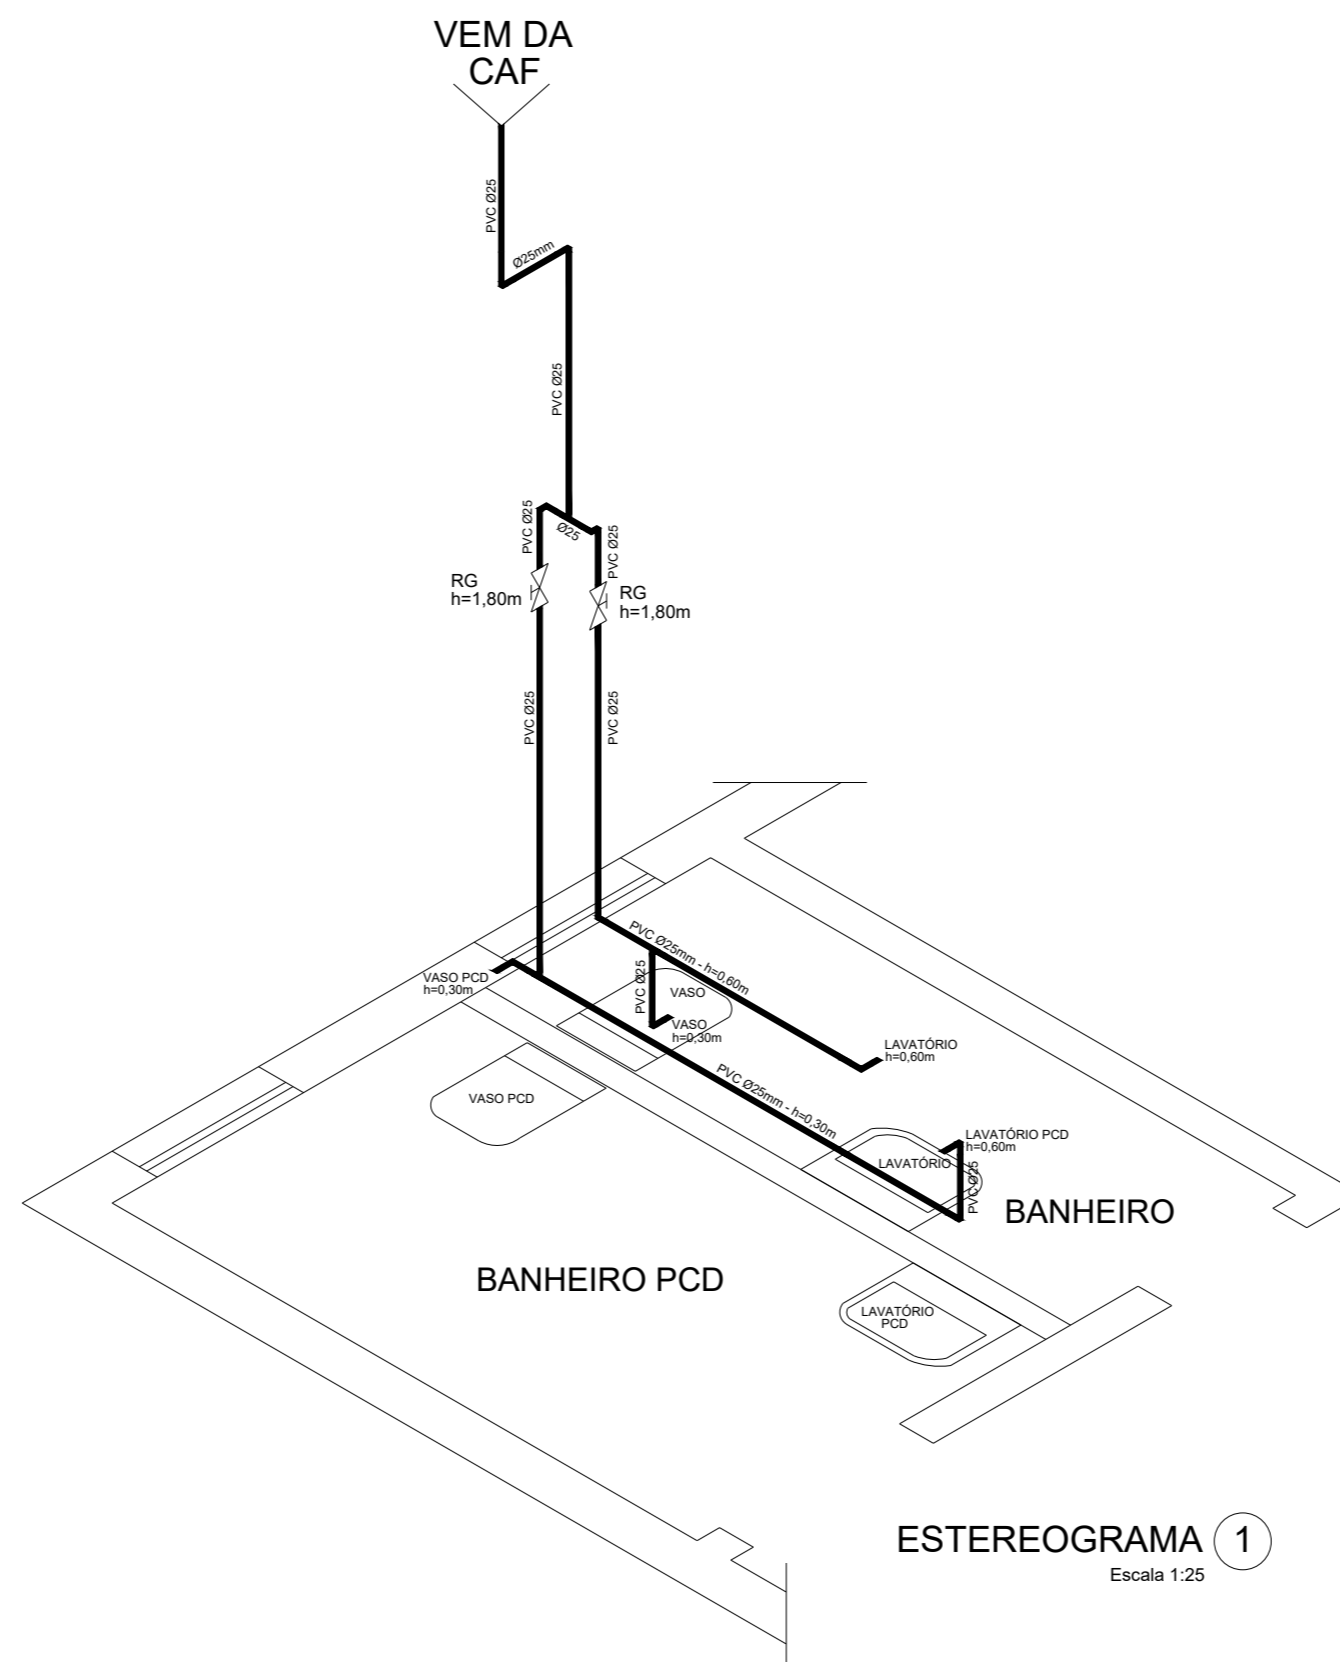

ESTEREOGRAMA 1
Escala 1:25

INSPETORIA DE CAXIAS DO SUL CREA / RS - INSPETORIA CAXIAS DO SUL Rua Monte Castelo, 43 - Loja Térrea - CAXIAS DO SUL / RS			
PROJETO: GERÊNCIA DE ENGENHARIA CREA-RS			
ASSUNTO: PLANTA BAIXA e ESTEREOGRAMA			PRANCHA:
PROJETO: HIDROSSANITÁRIO			H 01
DATA:	MARÇO 2026	ESCALA:	INDICADA
DESENHO:		LEONNARDO	