

LEGENDAS

PLAFON DE LED (DE SOBREPOR)
40x40cm

CD - CENTRO DE DISTRIBUIÇÃO

INTERRUPTOR SIMPLES

INTERRUPTOR DUPLO

INTERRUPTOR DUPLO C/ HOTEL

INTERRUPTOR C/ TOMADA (h=1,40m)

TOMADA BAIXA - h= 0,30m

TOMADA - h= 1,10m

TOMADA ALTA - h= 2,20m


CAIXA DE ESPERA 4"x4"

ELETRODUTO DE PVC
PELA PAREDE E TETO

ELETRODUTO DE PVC PELO PISO

OBS.: Eletrodutos não cotados = Ø1/2"

CIRCUITOS	ILUMINAÇÃO		TOMADAS		POTÊNCIA (w)	CONDUTOR (mm2)	PROTEÇÃO (A)	FASE	
	100w	especial 40w	100w	especial					
CD 01	1	21	—	—	2100	2,5	15	C	
	2	—	—	28	—	2800	2,5	15	A
	3	—	—	19	—	1900	2,5	15	B
	4	—	—	10	3 600	2800	4,0	20	C
	5	—	—	—	1 1500	1500	4,0	20	A
	6	—	—	—	1 2900	2900	6,0	25	B
TOTAL CD 01		21	—	57	5	14000	10,0		
CD 02	7	19	—	—	1900	2,5	15		C
	8	—	—	6	3 600	2400	2,5	15	A
	9	—	—	15	—	1500	2,5	15	A
	10	—	—	22	—	2200	2,5	15	B
	11	—	—	—	1 1500	1500	4,0	20	C
	12	—	—	—	1 1800	1800	4,0	20	B
	13	—	—	—	1 1500	1500	4,0	20	C
TOTAL CD 02		19	—	43	6	11660	10,0		
TOTAL GERAL		40	—	100	11	26800	16,0	3x50	

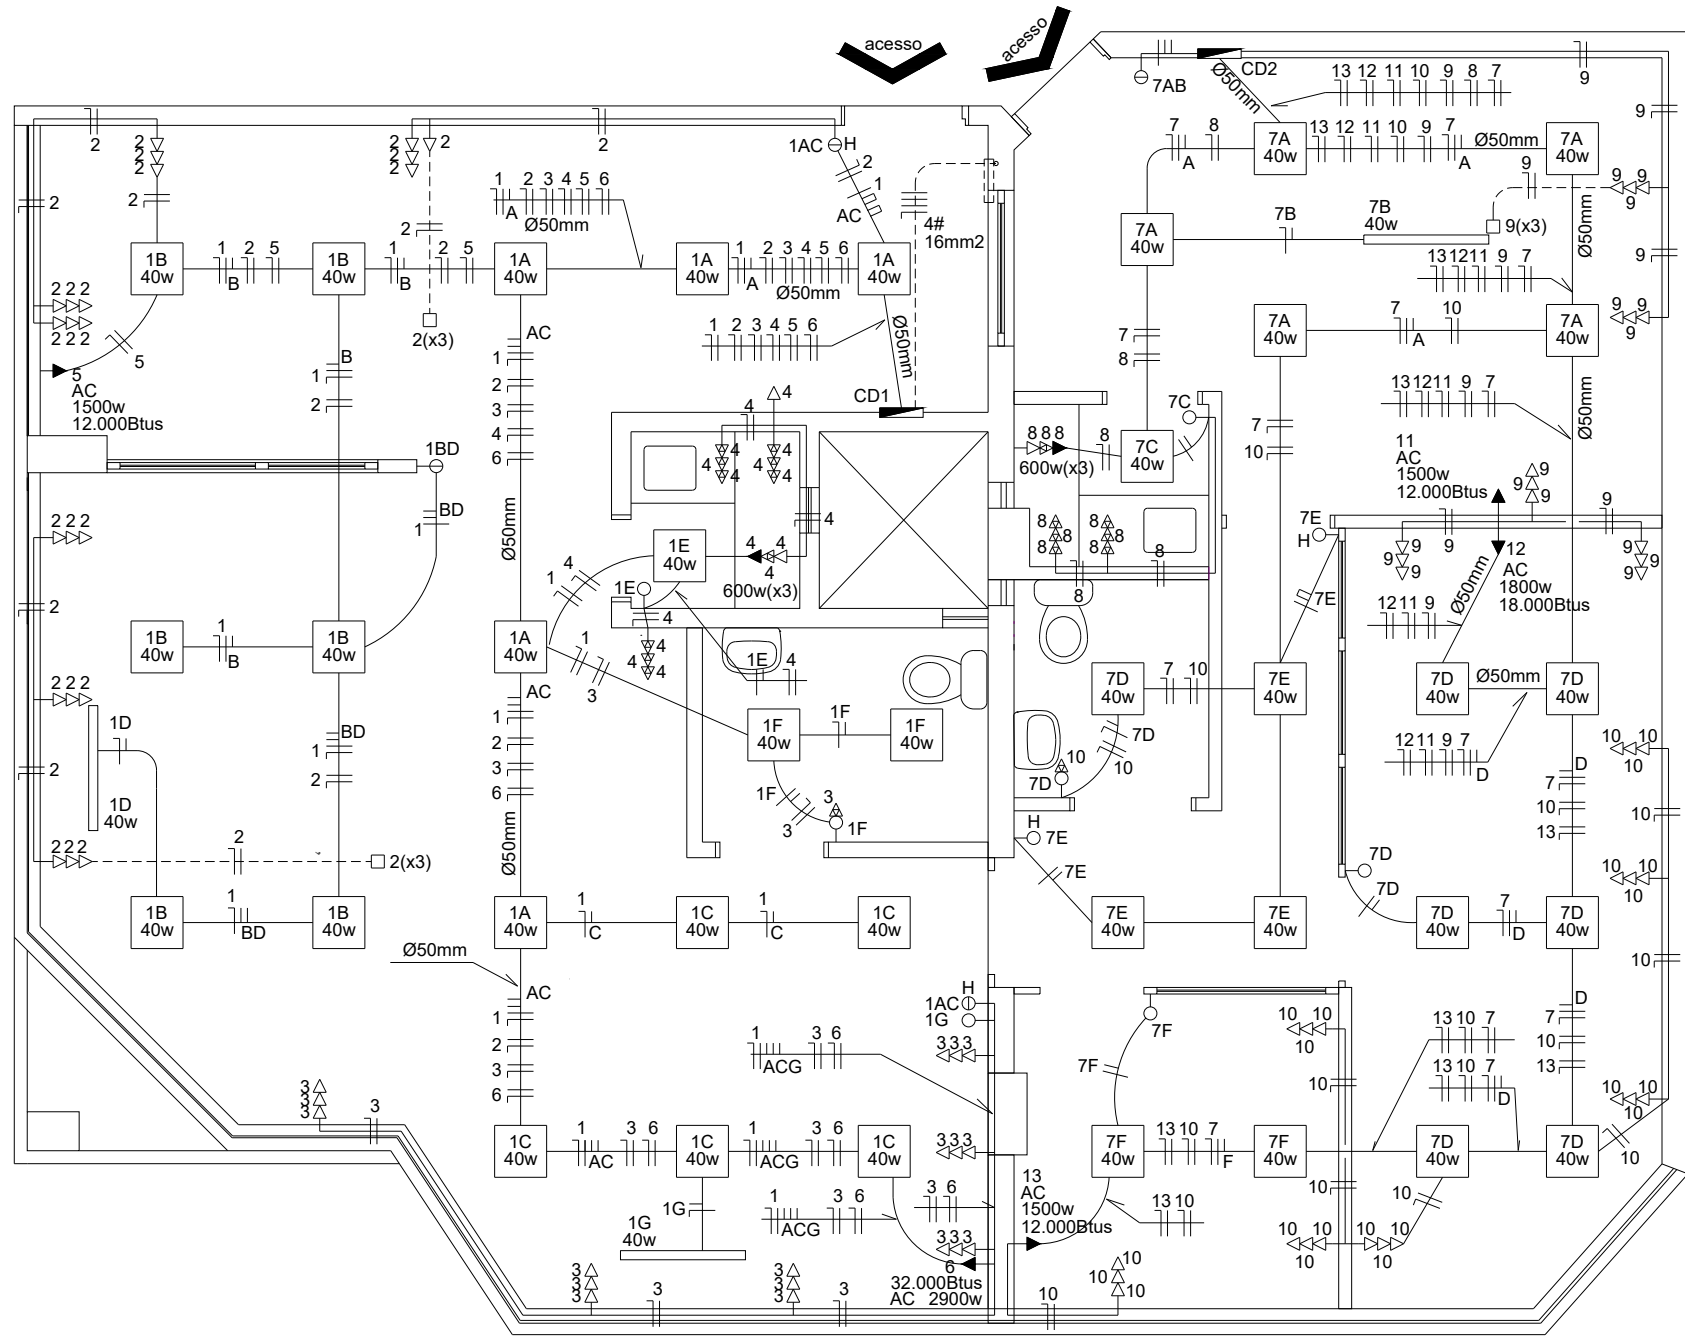

PLANTA BAIXA
ESCALA 1/50

INSPETORIA DE BENTO GONÇALVES

CREA / RS - INSPETORIA BENTO GONÇALVES

Rua Visconde de São Gabriel, 392 - salas 42 e 43 - BENTO GONÇALVES / RS

PROJETO:

GERÊNCIA DE ENGENHARIA CREA-RS

ASSUNTO:

PLANTA BAIXA ELÉTRICA E QUADRO DE CARGAS

PRANCHAS:

EL 01

PROJETO

ELÉTRICO

DATA

FEV 2026

ESCALA

INDICADA

DESENHO

LEONNARDO