


PLANTA BAIXA INSPETORIA
Escala 1:100

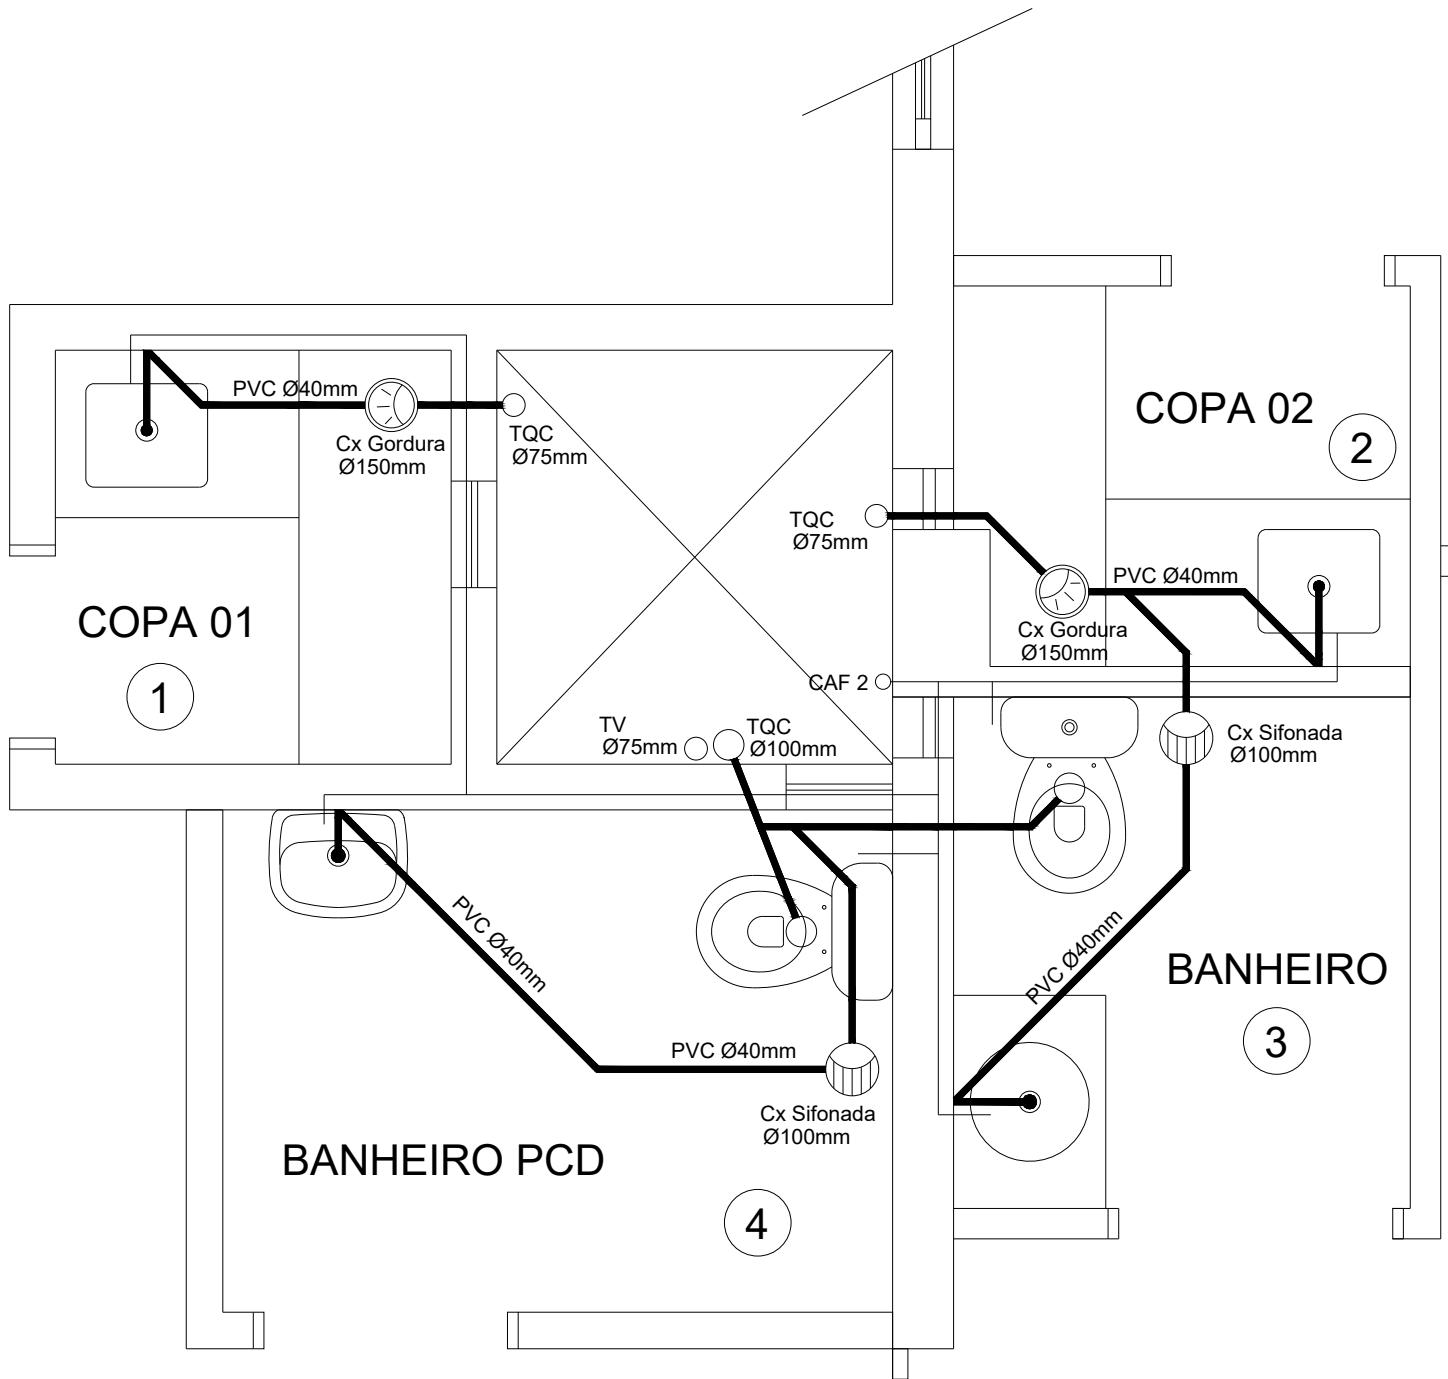

PLANTA BAIXA - ÁREA AMPLIADA
Escala 1:25


REFORMA INSPETORIA BENTO GONÇALVES
CREA / RS - INSPETORIA BENTO GONÇALVES
Rua Visconde de São Gabriel, 392 - salas 42 e 43 - BENTO GONÇALVES / RS

PROJETO: GERÊNCIA DE ENGENHARIA CREA-RS

ASSUNTO: PLANTA BAIXA

PRANCHA:
H 01

| | | | |
|-----------------|----------|---------|-----------|
| PROJETO | DATA: | ESCALA: | DESENHO: |
| HIDROSSANITÁRIO | FEV 2026 | 1/25 | LEONNARDO |

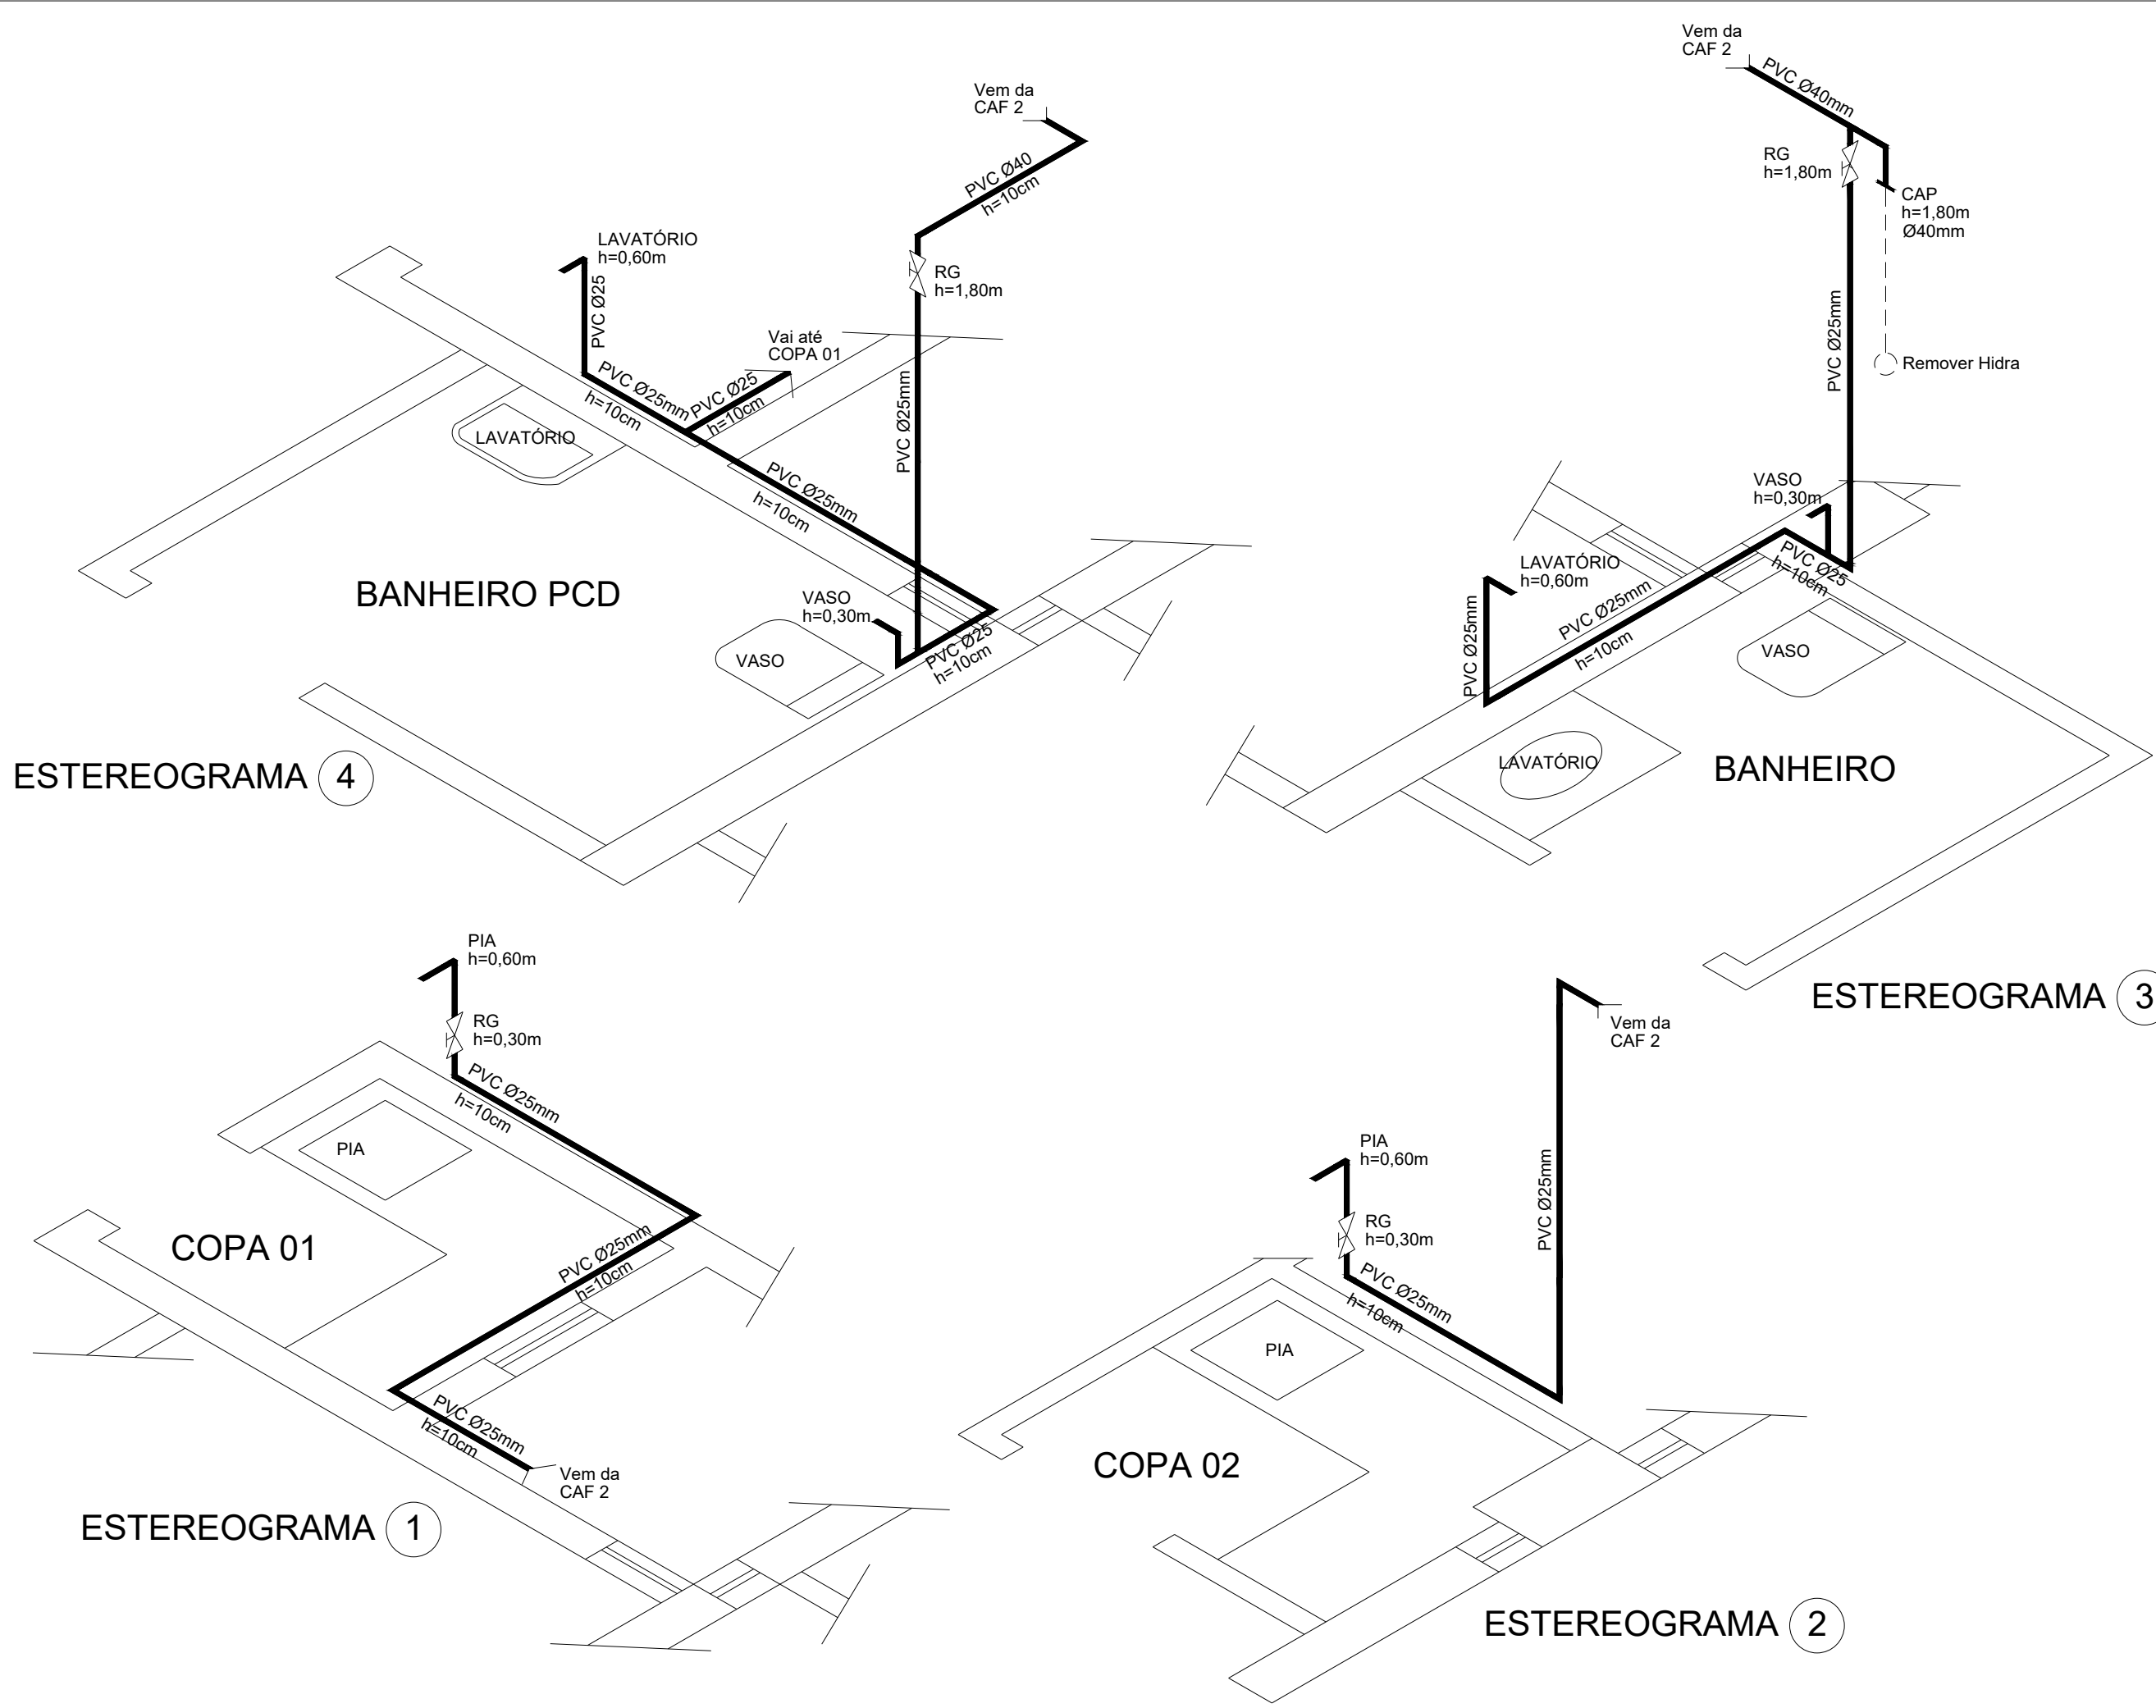

| | | | |
|---|----------|---------|-----------|
| REFORMA INSPETORIA BENTO GONÇALVES | | | |
| CREA / RS - INSPETORIA BENTO GONÇALVES | | | |
| Rua Visconde de São Gabriel, 392 - salas 42 e 43 - BENTO GONÇALVES / RS | | | |
| PROJETO: | | | |
| GERÊNCIA DE ENGENHARIA CREA-RS | | | |
| ASSUNTO: | | | |
| ESTEREOGRAMAS | | | |
| PRANCHA: | | | |
| H 02 | | | |
| PROJETO | DATA: | ESCALA: | DESENHO: |
| HIDROSSANITÁRIO | FEV 2026 | 1/25 | LEONNARDO |